



PLANTA BAIXA - PERGOLADO FRONTAL
ESCALA 1:50

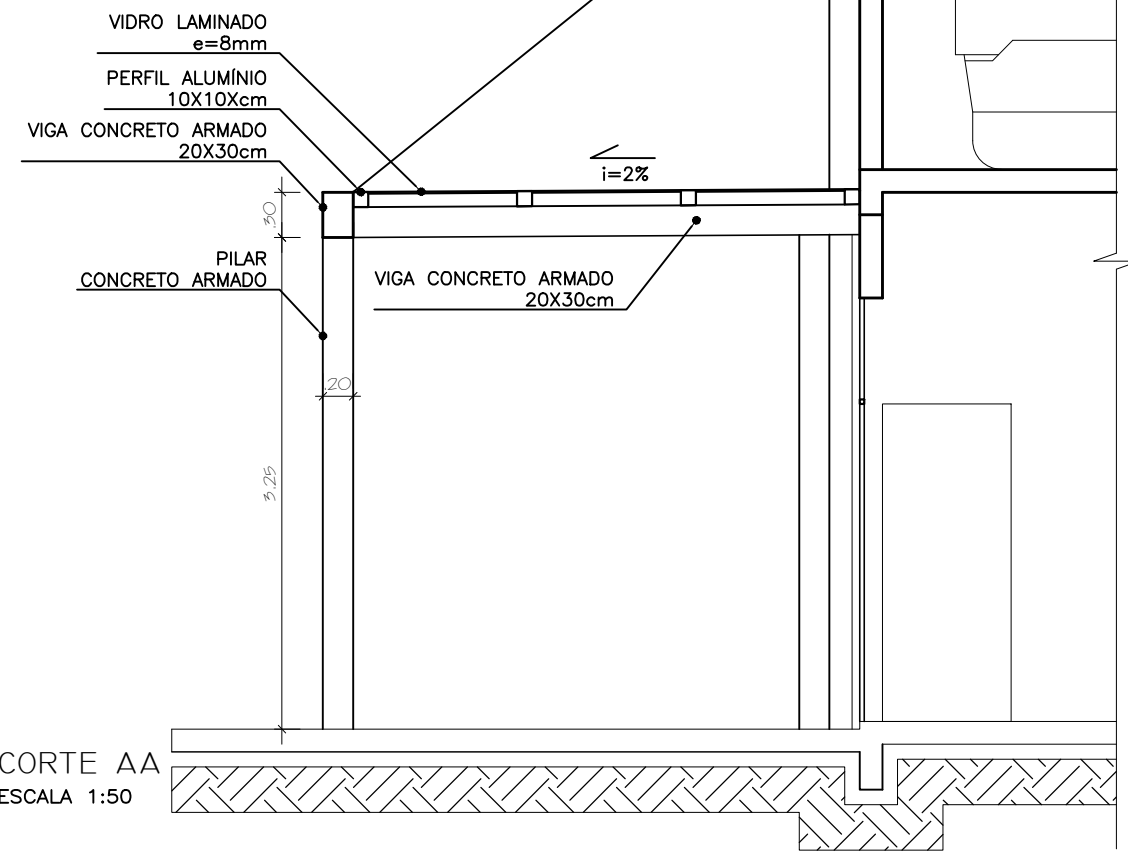

CORTE AA
ESCALA 1:50

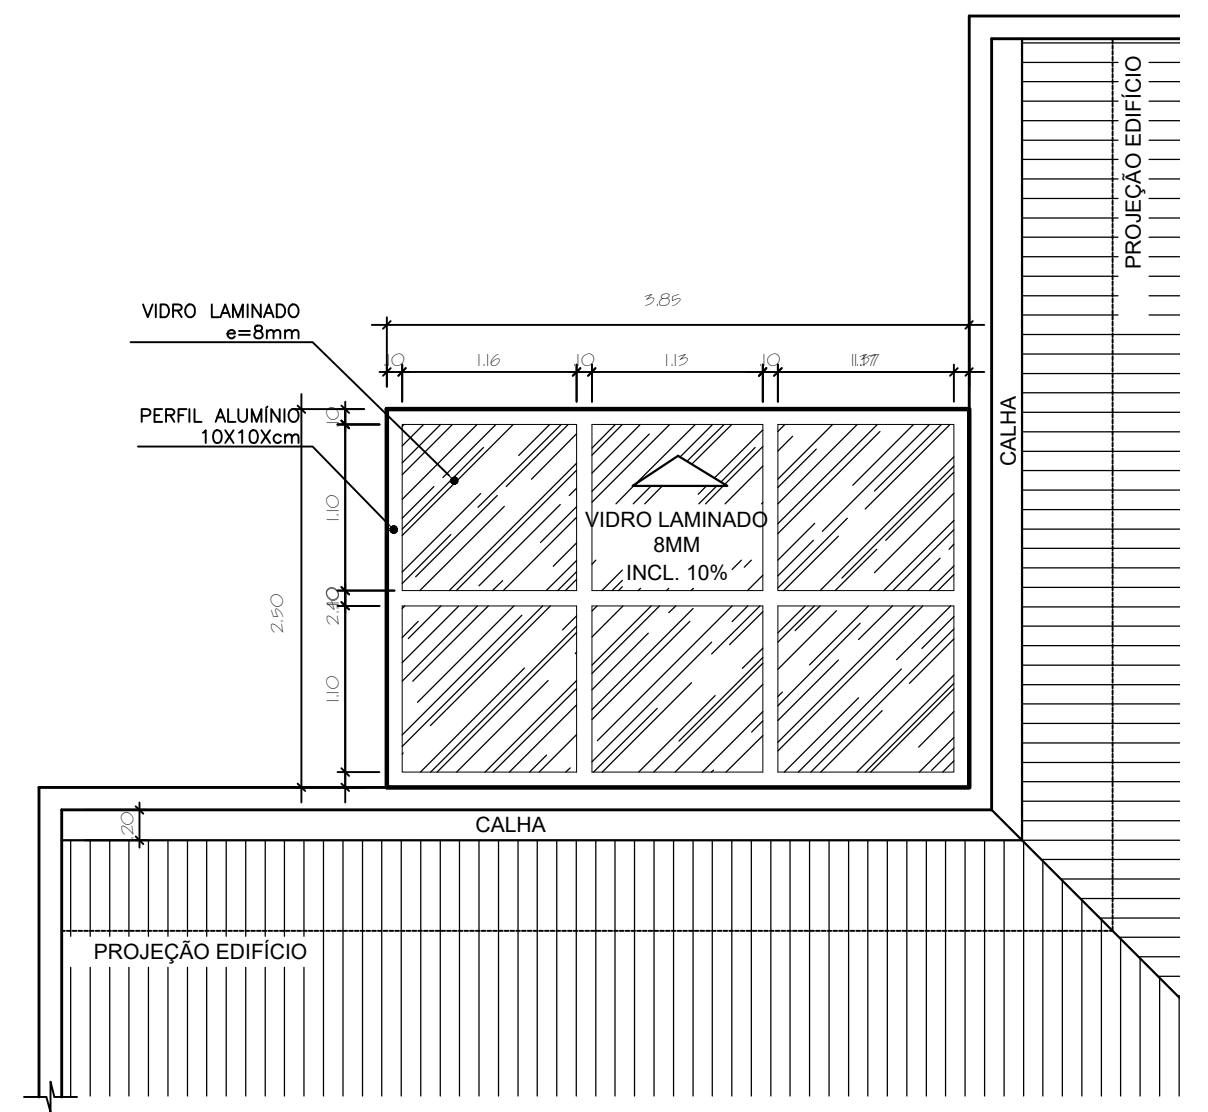

PLANTA BAIXA - PERGOLADO FUNDOS
ESCALA 1:50



PREFEITURA MUNICIPAL DE SÃO JOAQUIM
PROJETO ARQUITETÔNICO
POSTO DE SAÚDE FLOR DE MACIEIRA
RUA URUBICI - BAIRRO MARTORANO

EQUIPE TÉCNICA:
DIRETORA DE PROJETOS ESPECIAIS: MILENA MITIE SATO - CAU A-40216-8
ARQUITETA E URBANISTA MARIA DE FÁTIMA SOUSA - CAU A 64851-5
ENGENHEIRO CIVIL DIEGO MESQUITA RIBEIRO - CREA-SC 172393-2
ENGENHEIRO CIVIL LUCIANO BROERING ALVES - CREA-SC 124887-3
ENGENHEIRO CIVIL NERI A. CHIODELLI - CREA-SC 5854
TEC. EM GEOMENSURA CLEBER O. C. MADEIROS - CFT 2500652297