


PLANTA BAIXA - QUADRA DE ESPORTES
 ESCALA 1:100

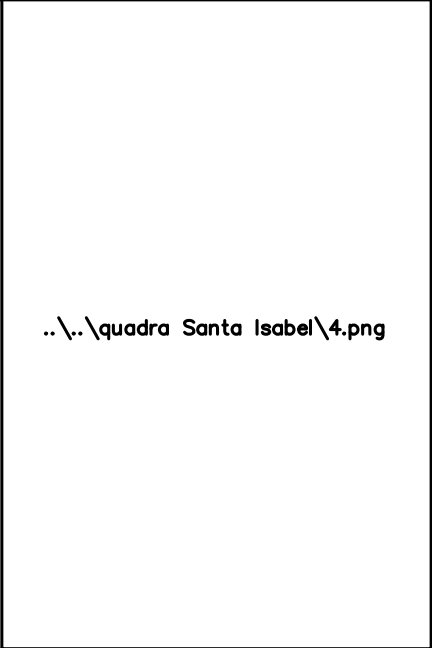

PREFEITURA MUNICIPAL DE SÃO JOAQUIM

PROJETO ARQUITETÔNICO QUADRA
 E.E.I. SANTA PAULINA
 RUA JOÃO PEREIRA CASTILHO - SÃO JOAQUIM - SC

EQUIPE TÉCNICA:
 DIRETOR DE PROJETOS ESPECIAIS: GUSTAVO NUNES CORRÊA - CAU A-91631-5
 ARQUITETA E URBANISTA: MARIA DE FÁTIMA SOUSA - CAU A 64851-5
 ENG. CIVIL: DIEGO MESQUITA RIBEIRO - CREA-SC 172393-2
 ENG. CIVIL: JANICE JULIANA NOGUEIRA MARIAN - CREA-SC 201185-2
 ENG. CIVIL: ISMAEL SILVA PEREIRA - CREA-SC 17895-41
 TÊC. EM GEOMENSURA: CLEBER O. C. MADEIROS - CFT 2500652297

ESCALA INDICADA: ARÇA 297,35m² FOLHA 02/04 DATA JUNHO / 2024